



План 7 этажа

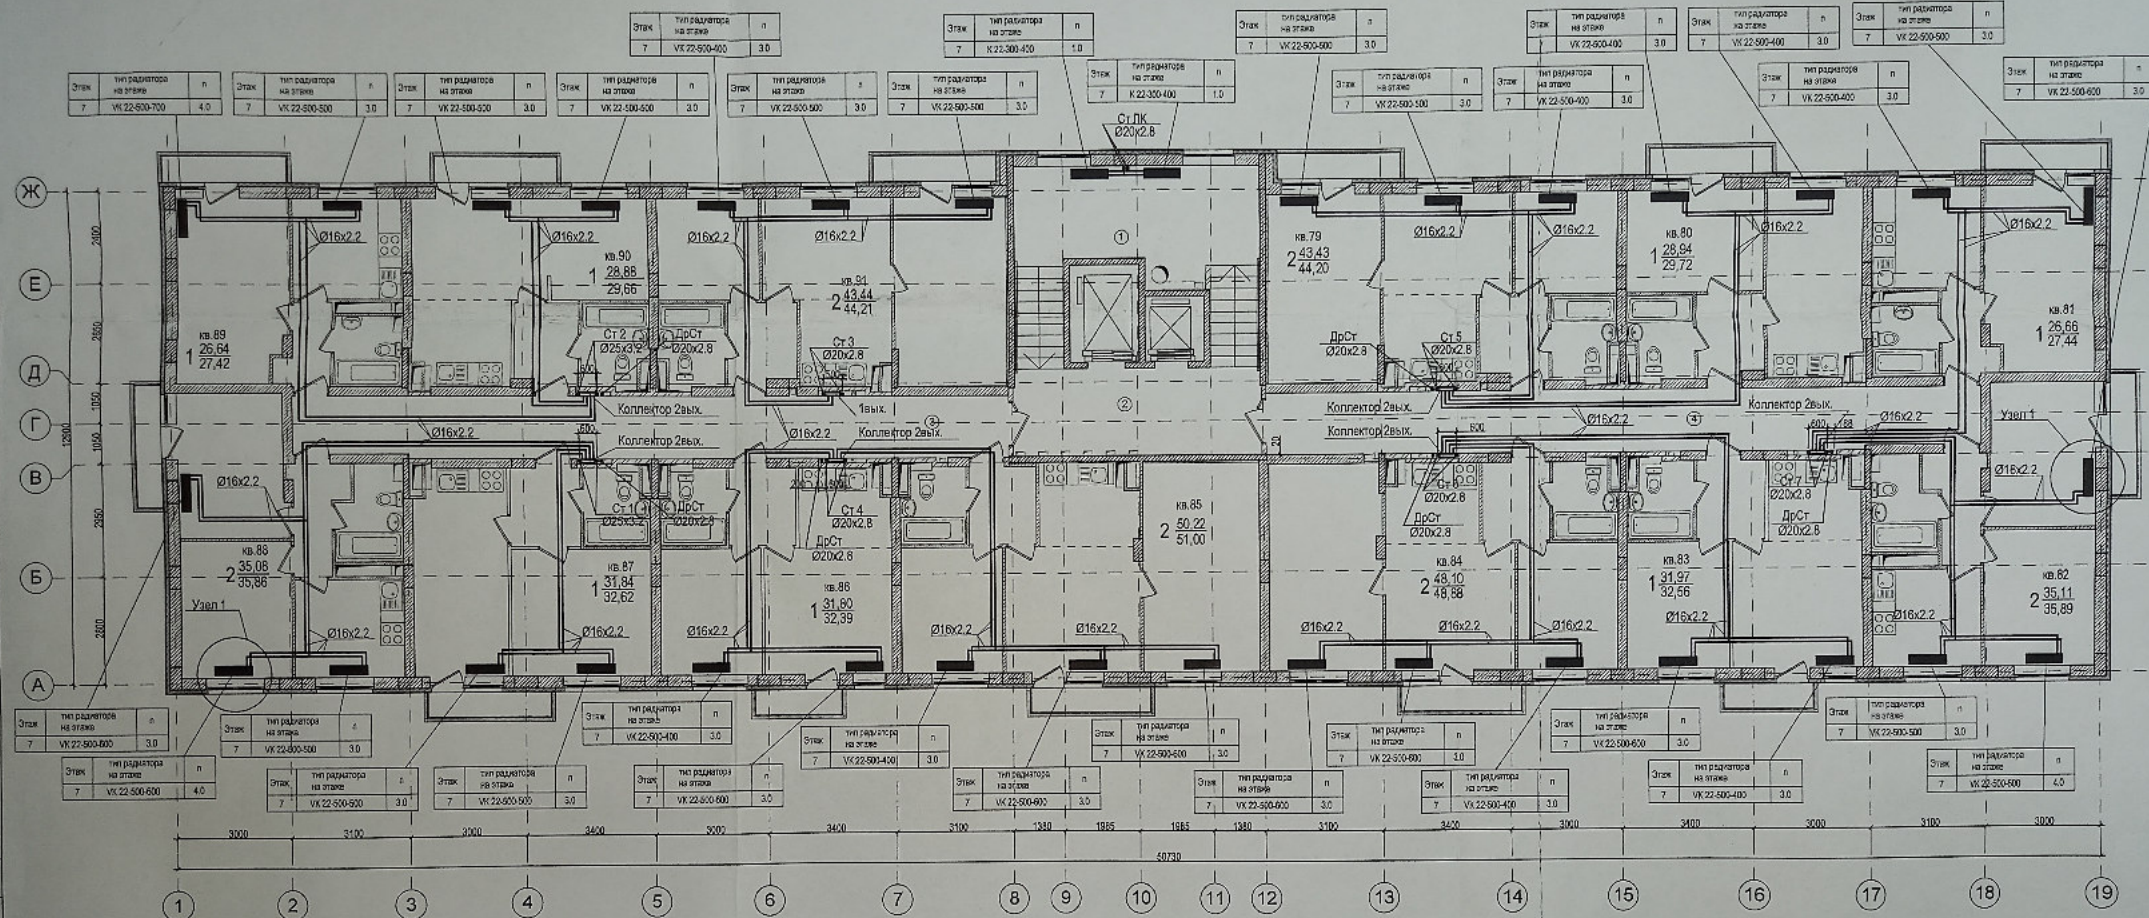

Узел 1

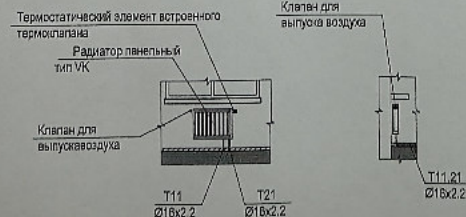

Данный чертеж является исполнением и отклонением от проекта по геометрическим параметрам нет. Ответственный за производство работ: Прораб ООО «ТеплоМонтажНаладка» Котляров Н.Ф. Главный инженер ООО «ТеплоМонтажНаладка» Семенов А.Н.

- Примечания
- Общие указания и условные обозначения см. лист "Общие данные".
 - В качестве отопительных приборов приняты стальные радиаторы Buderus.
 - Магистральные трубопроводы и стояки на лестничных клетках изолировать.
 - Состав теплоизоляции см. общие указания и спецификацию.
 - Длина прибора указана на планах и схемах, п - настройка термостатического вентиля указана на планах и схемах.
 - Количество и марку фитингов уточнить при монтаже.
 - На плане трубопроводы условно отнесены от стен здания.
 - Отметки и привязки трубопроводов уточнить по месту.
 - Радиаторы на лестничной клетке установить на высоте не менее 2,2м.

					23-2018-21-ОВ		
					Многоэтажная жилая застройка на земельном участке по ул. 64-ой Армии, 139 в Кировском районе г. Волгограда (II очередь) жилых домов № 21, 22, 23, 24, 25, 26, 27, 28)		
Изм.	№	Лист	Масштаб	Дата	Внутренние системы отопления, вентиляция Жилой дом № 21	Стадия	Лист
РАП	Пивченко	11.21				Р	24
Разработ	Пирогов	11.21			Отопление. План 7-го этажа. М1.100.	ООО "СЗ"Пересвет-ЮГ"	
Н.Контр.	Пивченко	11.21				Формат А2	