


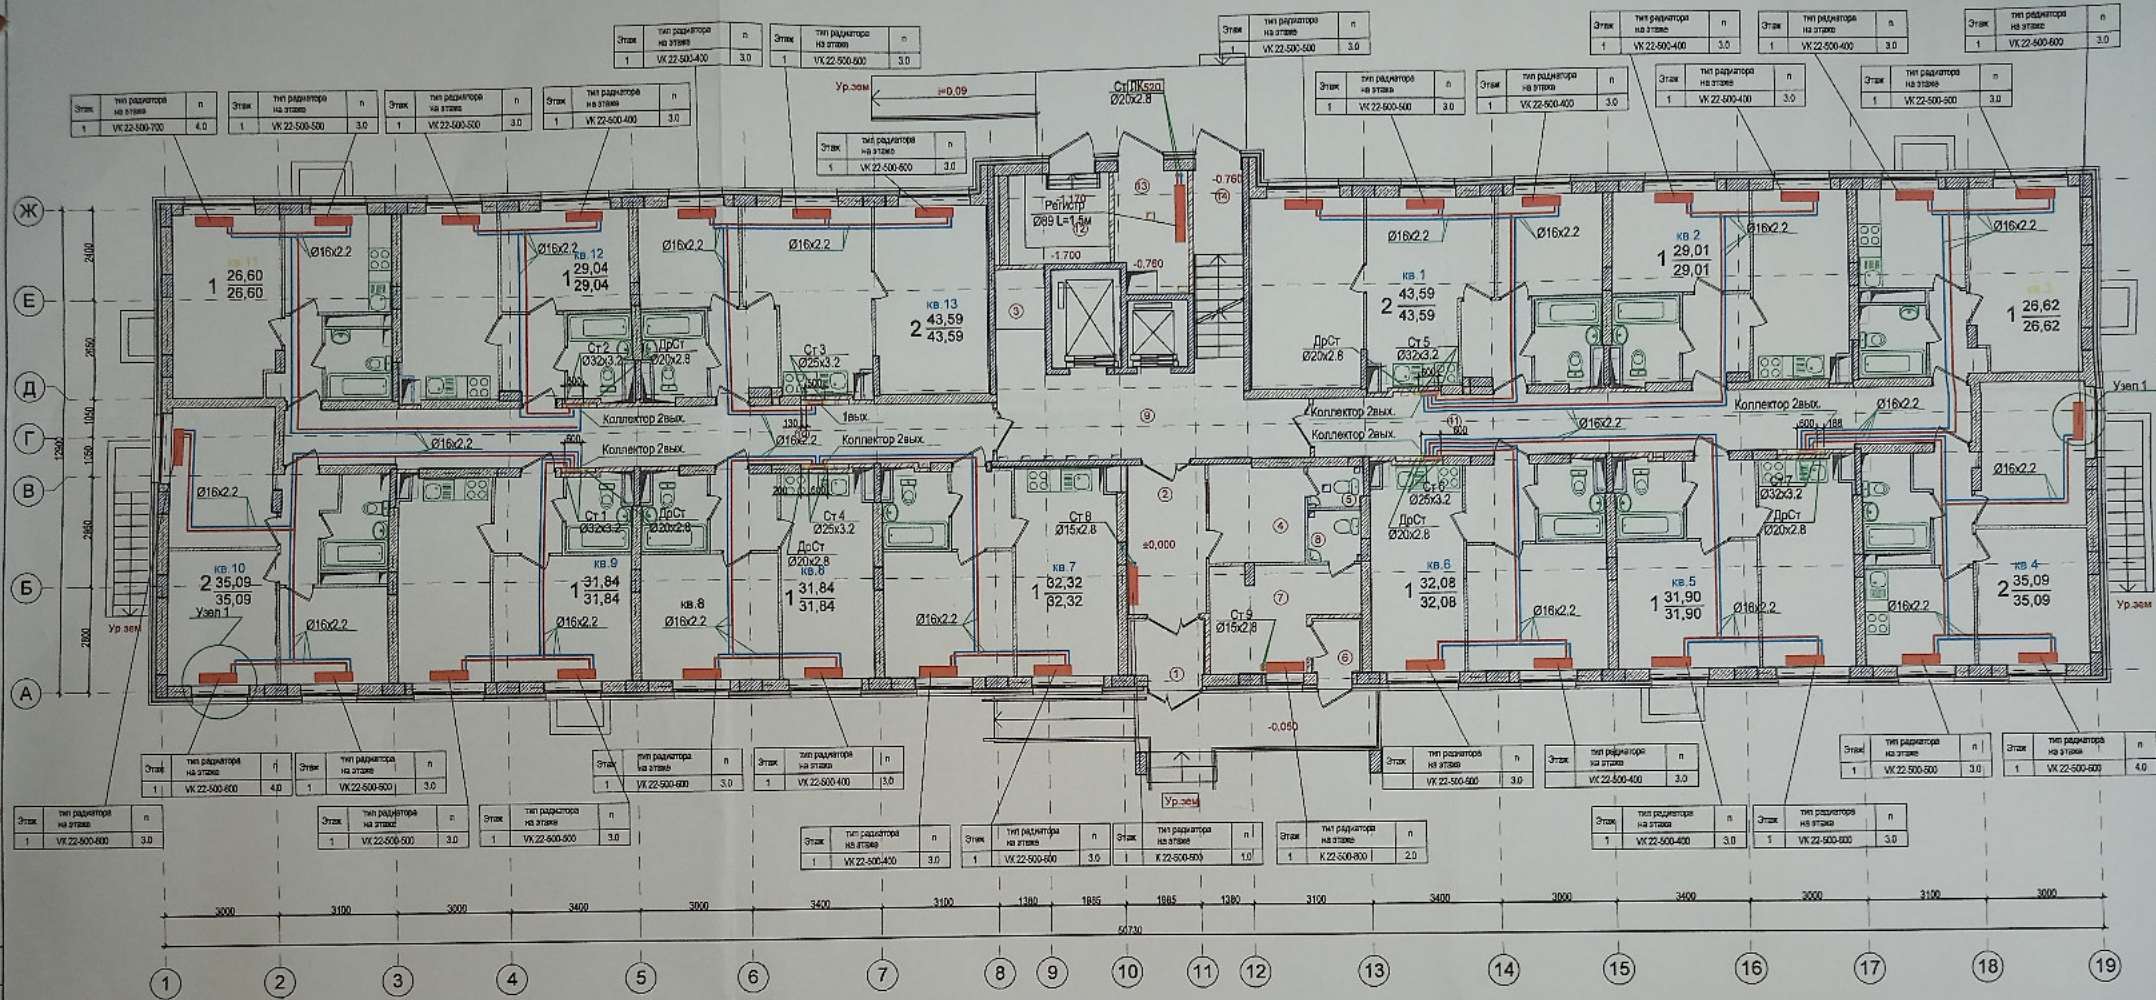

Узел 1



Данный чертеж является исполнительным.  
Отклонений от проекта по геометрическим параметрам нет.  
Ответственный за производство работ:  
Прораб ООО «ТеплоГазМонтаж» Котляров Н.Ф.  
Гл. инженер Жемчужнов А.Н.

- Примечания
- Общие указания и условные обозначения см. лист "Общие данные".
  - В качестве отопительных приборов приняты стальные радиаторы Buderus.
  - Магистральные трубопроводы и стояки на лестничных клетках изолировать.
  - Состав теплоизоляции см. общие указания и спецификацию.
  - Длина прибора указана на планах и схемах. n - настройка термостатического вентиля указана на планах и схемах.
  - Количество и марку фитингов уточнить при монтаже.
  - На плане трубопроводы условно отнесены от стен здания.
  - Отметки и приемы трубопроводов уточнить по месту.
  - Радиаторы на лестничной клетке установить на высоте не менее 2,2м.

|           |      |          |      |                                                                                       |       |                                                                                                                                                               |                      |      |        |
|-----------|------|----------|------|---------------------------------------------------------------------------------------|-------|---------------------------------------------------------------------------------------------------------------------------------------------------------------|----------------------|------|--------|
|           |      |          |      |                                                                                       |       | 23-2018-22-ОВ                                                                                                                                                 |                      |      |        |
|           |      |          |      |                                                                                       |       | Многоэтажная жилая застройка на земельном участке по ул. 64-ой Армии, 139 в Кировском районе г. Волгограда (II очередь жилые дома № 21,22,23,24,25,26,27,28). |                      |      |        |
| Изм.      | Исх. | Лист     | Нед. | Подп.                                                                                 | Дата  | Внутренние системы отопления, вентиляции Жилой дом № 22                                                                                                       | Стадия               | Лист | Листов |
| ГАП       |      | Ливченко |      |  | 11.21 |                                                                                                                                                               | Р                    | 18   |        |
| Разработ. |      | Пирогов  |      |  | 11.21 | Отопление. План 1 этажа. М1:100.                                                                                                                              | ООО "СЗ"Пересвет-ЮГ" |      |        |
|           |      |          |      |                                                                                       |       |                                                                                                                                                               |                      |      |        |
| Н.Контр.  |      | Ливченко |      |  | 11.21 |                                                                                                                                                               |                      |      |        |