



# План 9 этажа

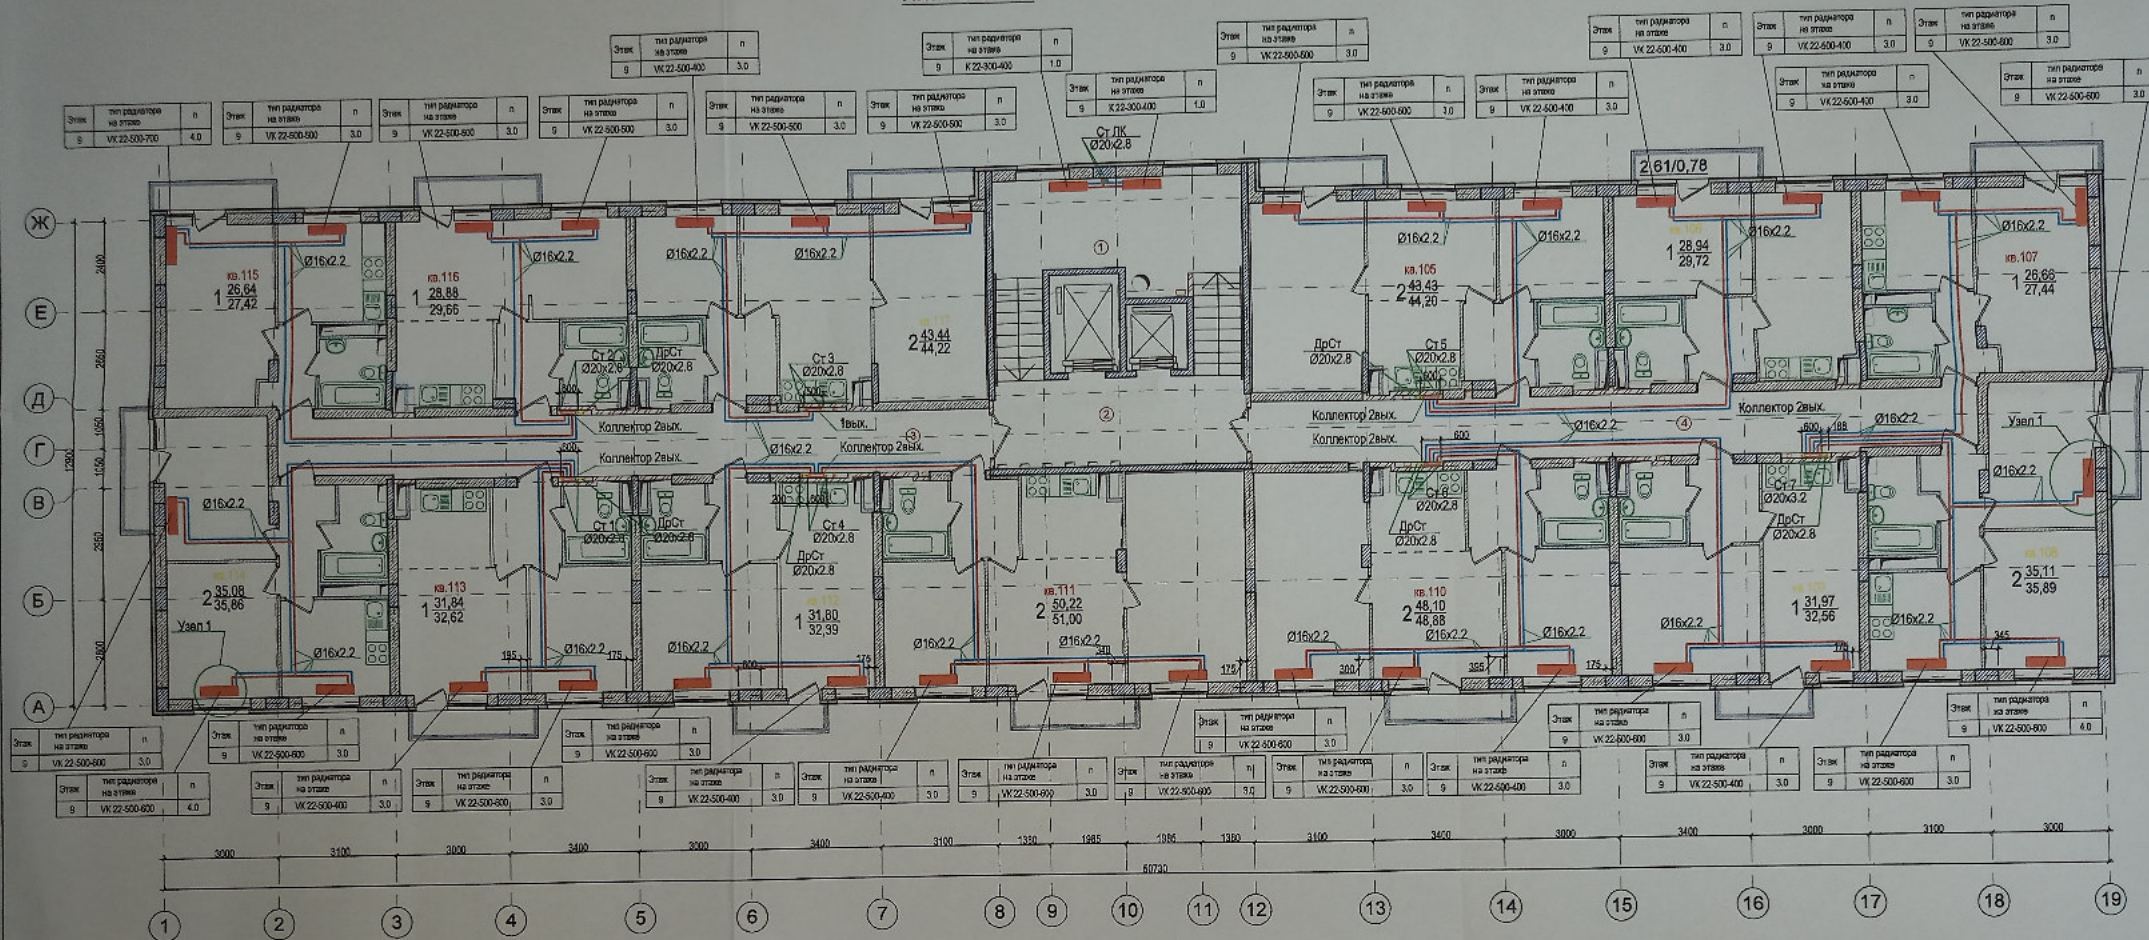

## Узел 1

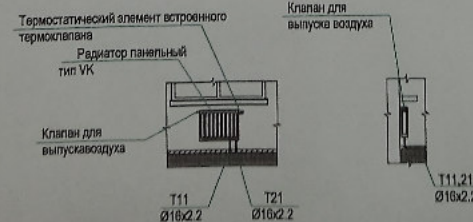

Данный чертеж является исполнительным.  
Отклонений от проекта по геометрическим параметрам нет.  
Ответственный за производство работ.  
Прораб ООО «ТеплоГазМонтаж» Котляров Н.Ф.  
Г.Линкелер Жемчужнов А.Н.

- Примечания
1. Общие указания и условные обозначения см. лист "Общие данные".
  2. В качестве отопительных приборов приняты стальные радиаторы Buderus.
  3. Магистральные трубопроводы и стояки на лестничных клетках изолировать.
  4. Состав теплоизоляции см. общие указания и спецификацию.
  5. Длина прибора указана на планах и схемах. n - настройка термостатического вентиля указана на планах и схемах.
  6. Количество и марку фитингов уточнить при монтаже.
  7. На плане трубопроводы условно отнесены от стен здания.
  8. Отметки и привязки трубопроводов уточнить по месту.
  9. Радиаторы на лестничной клетке установить на высоте не менее 2,2м.

|           |     |          |       |       |       |                                                                                                                                                                      |                         |      |        |
|-----------|-----|----------|-------|-------|-------|----------------------------------------------------------------------------------------------------------------------------------------------------------------------|-------------------------|------|--------|
|           |     |          |       |       |       | 23-2018-22-ОВ                                                                                                                                                        |                         |      |        |
|           |     |          |       |       |       | Многоэтажная жилая застройка на земельном участке по ул. 64-ой Армии, 139 в Кировском районе г. Волгограда (II очередь жилые дома № 21, 22, 23, 24, 25, 26, 27, 28). |                         |      |        |
| Изм.      | Ил. | Лист     | Надс. | Подп. | Дата  | Внутренние системы отопления, вентиляции Жилой дом № 22                                                                                                              | Стадия                  | Лист | Листов |
| ГАП       |     | Ливченко |       |       | 11.21 |                                                                                                                                                                      | Р                       | 26   |        |
| Разработ. |     | Пирогов  |       |       | 11.21 | Отопление.<br>План 9-этажа. М1:100.                                                                                                                                  | ООО<br>"СЗ"Пересвет-ЮГ" |      |        |
|           |     |          |       |       |       |                                                                                                                                                                      |                         |      |        |
| Н.Контр.  |     | Ливченко |       |       | 11.21 |                                                                                                                                                                      |                         |      |        |