



План 7 этажа

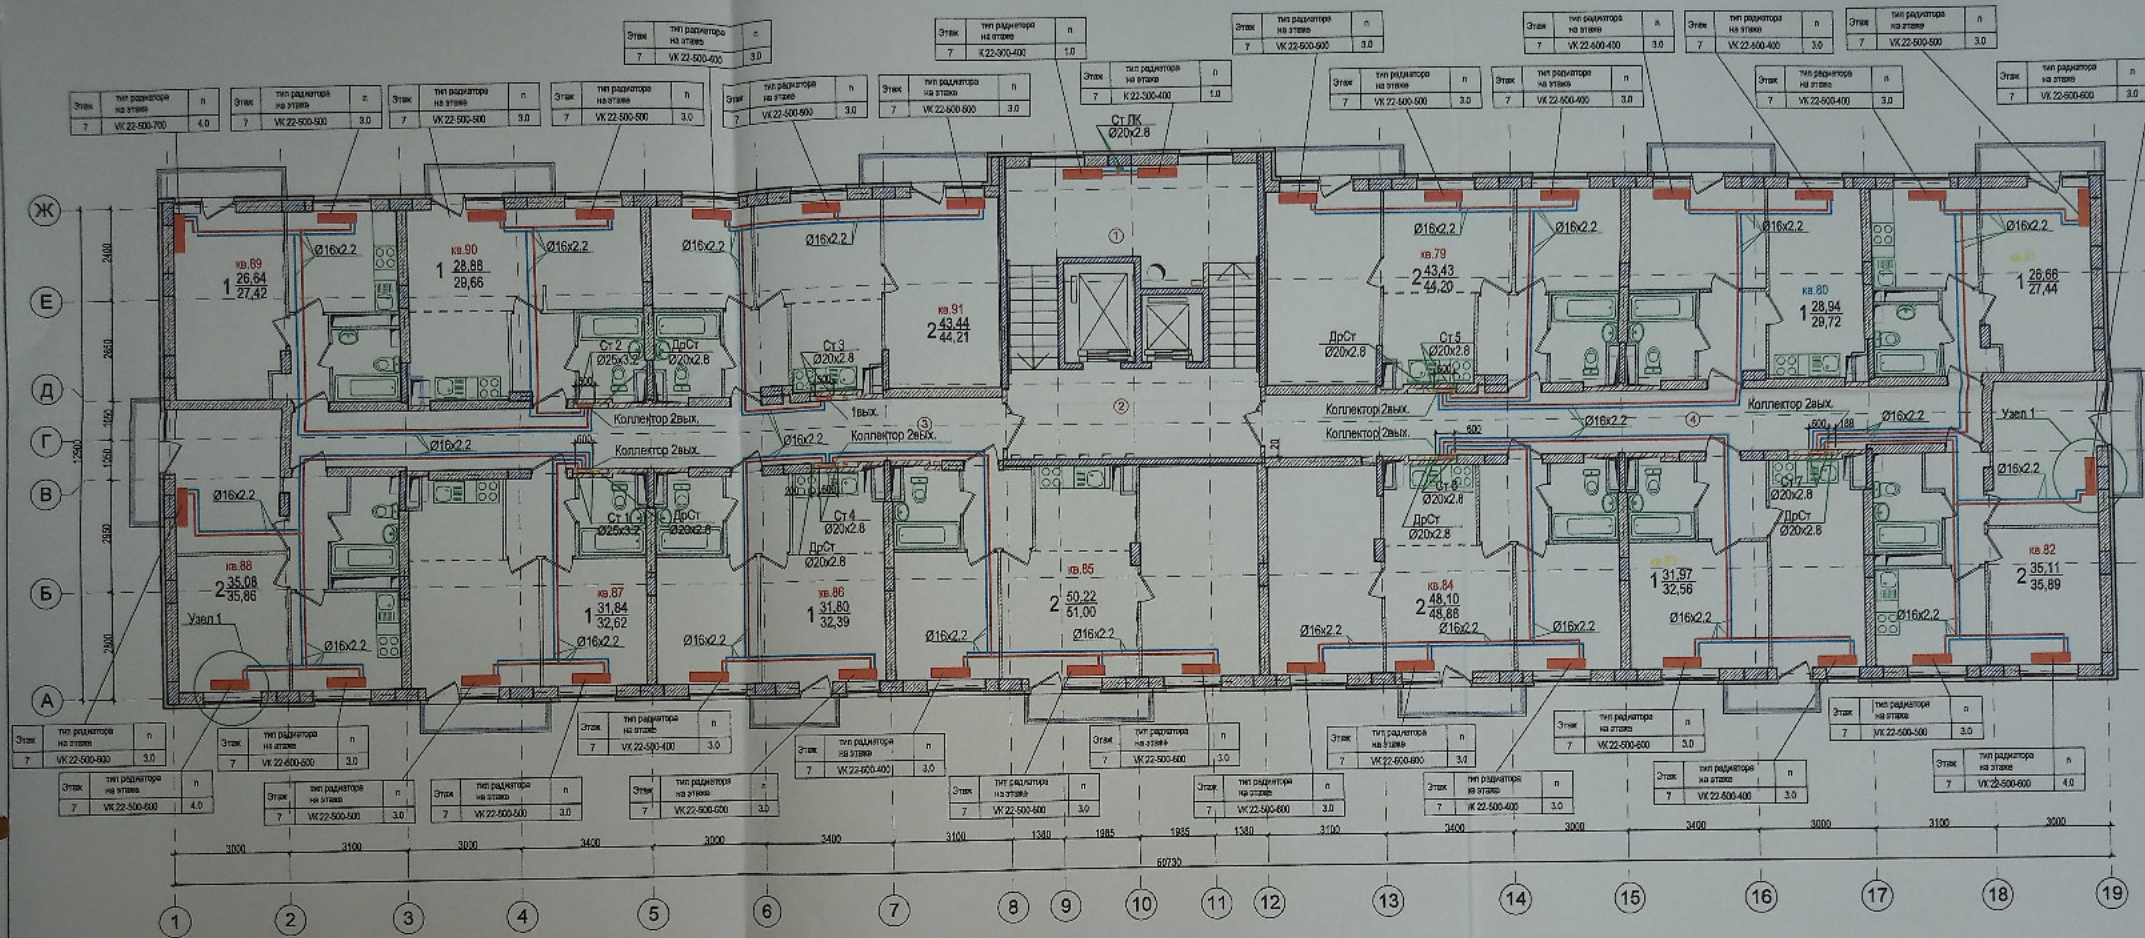

Узел 1

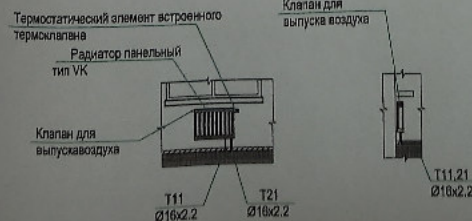

Данный чертеж является исполнительным.
Отклонений от проекта по геометрическим параметрам нет.
Ответственный за производство работ
Прораб ООО «ТеплоГазМонтаж» Котляров И.Ф.
Гл. инженер Жемчужнов А.Н.

23-2018-22-OB

Многоэтажная жилая застройка на земельном участке по ул. 64-ой
Армии, 139 в Кировском районе г. Волгограда
(II очередь жилые дома № 21,22,23,24,25,26,27,28).

Внутренняя система отопления, вентиляции Жилой дом № 22	Стадия	Лист	Листов
	Р	24	

Отопление.
План 7-этажа. М1:100.

ООО
"СЗ"Пересвет-ЮГ

1. Прислуживание
2. Общие указания и условные обозначения см. лист "Общие данные".
3. В качестве отопительных приборов приняты стальные радиаторы Вуда.
4. Магистральные трубопроводы и стояки на лестничных клетках изолированы.
5. Состав теплоизоляции см. общие указания и спецификацию.
6. Длина прибора указана на планах и схемах п - настройка термостатическим способом.
7. Количество и марку фитингов указать при монтаже.
8. На плане трубопроводов условно отнесены от стен здания
9. Ступени и привезы трубопроводов указать по месту
10. Радиаторы на лестничной клетке установить на высоте не менее 2,2м.