
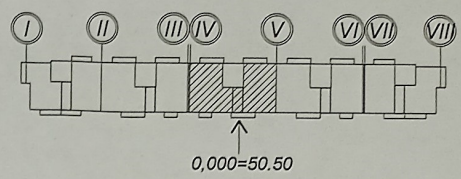


Име. № подл.	Подпись дата	Взам. инв. №

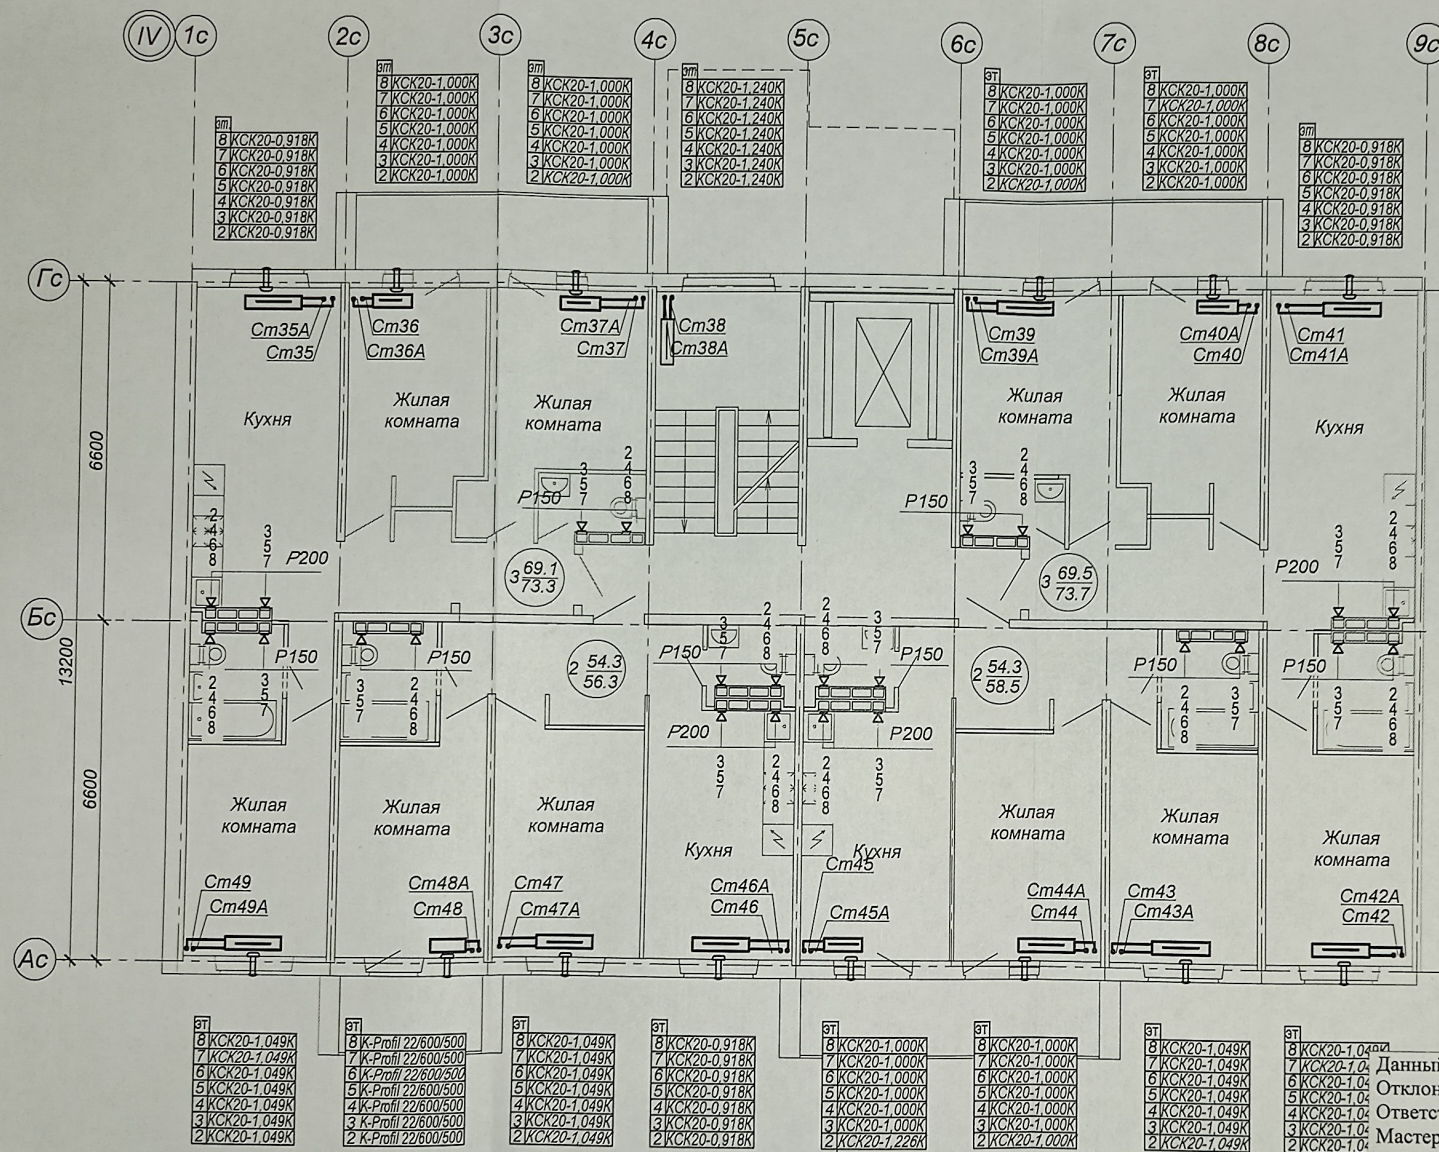

Условные обозначения

Т - стеновой вентиляционный приточный клапан

Примечание:

1. Обязку стенового вентиляционного приточного клапана (над радиатором под окном) см. лист 5.
2. Обязку прибора отопления на лестничной клетке см. лист 6.
3. Обязку приборов отопления в квартирах см. лист 25, 26.
4. Место расположения регулирующих решеток рассматривать совместно с КЖ-362 Ал.6 лист 135, 136, 137, а так же по месту, с точным установлением место нахождения канал спутника каждого этажа.



Данный чертеж является исполнительным. Отклонений от проекта по геометрическим параметрам нет. Ответственный за производство работ: Мастер ООО «ТеплоГазМонтаж» *[Signature]* Бирюков М.А.

						23-2018-17-ОВ			
						Многоэтажная жилая застройка на земельном участке по ул. 64-ой Армии, 139 в Кировском районе г. Волгограда (1 очередь строительства - жилые дома №17, 18, 19) 1 этап строительства жилой дом №17			
Изм	Кол.	Лист	№ док	Подпись	Дата	Жилой дом №17 Отопление и вентиляция выше 0,000	Стадия	Лист	Листов
Гл. арх.		Ливченко					Р	14	
Разраб.		Иванников			12.23	План 2-8 этажа в осях "IV-V"	ООО Специализированный Застройщик «Пересвет-Юг»		
Н.контр.		Иванников			12.23				

Изм.	Кол.	Лист	№ док.	Подпись	Дата
Гл. арх.		Ливченко		<i>[Signature]</i>	
Разраб.		Иванникова		<i>[Signature]</i>	12.23
Н.контр.		Иванникова		<i>[Signature]</i>	12.23