


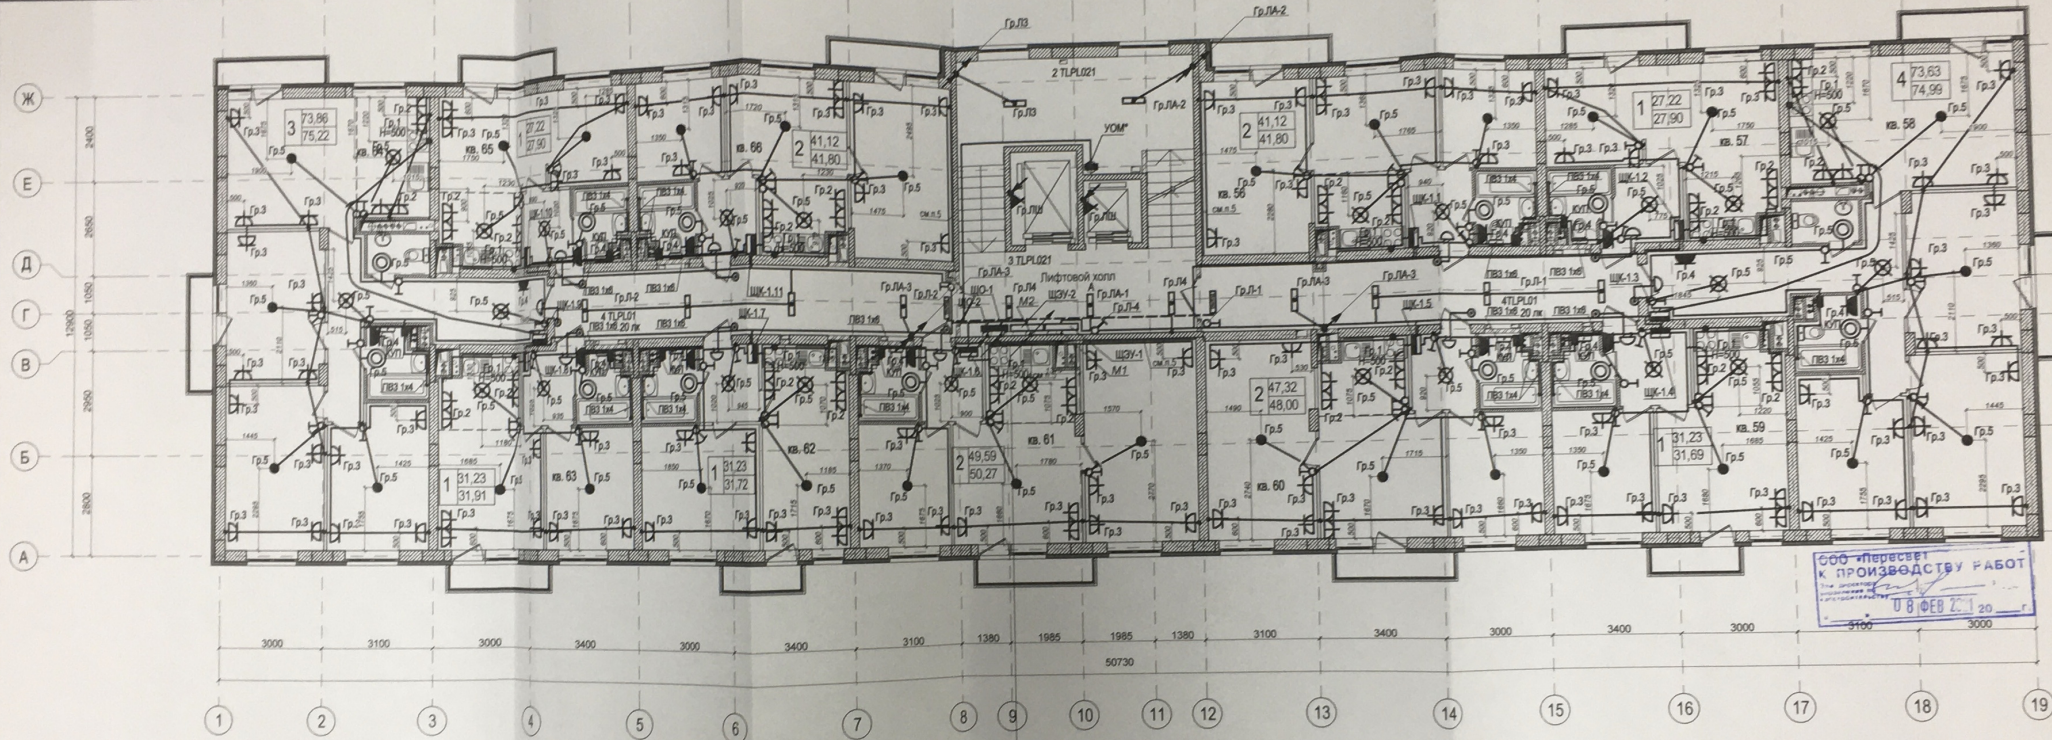

000 "Пересвет"
К ПРОИЗВОДСТВУ РАБОТ
Эта директива
выдана в
" 08 ФЕВ 2001 г.
5100 3000

Выключатели в квартирах устанавливаются на высоте 900 мм от уровня пола и на расстоянии 150 мм от дверной коробки, в кухне - 1000 мм от пола. Розетки установить на высоте 300 мм от уровня пола, кроме розеток в кухнях и ванных комнатах (1000 мм от пола).

						23-2018-10-ЗОМ		
1	Нов			01.21	«Многоэтажная жилая застройка на земельном участке по ул. 64-ой Армии, 141 в Кировском районе г. Волгограда (IV очередь жилые дома № 9,10,19,20)»			
Изм.	Новч.	Лист	Модок.	Подп.				
Жилой дом №10						Стадия	Лист	Листов
						Р	19	
Разработ.						Андреевич		
План 6 этажа. Электрооборудование						000 "СЗ"Пересвет-Юг"		
Н.Контр.						Ливчиенко		