


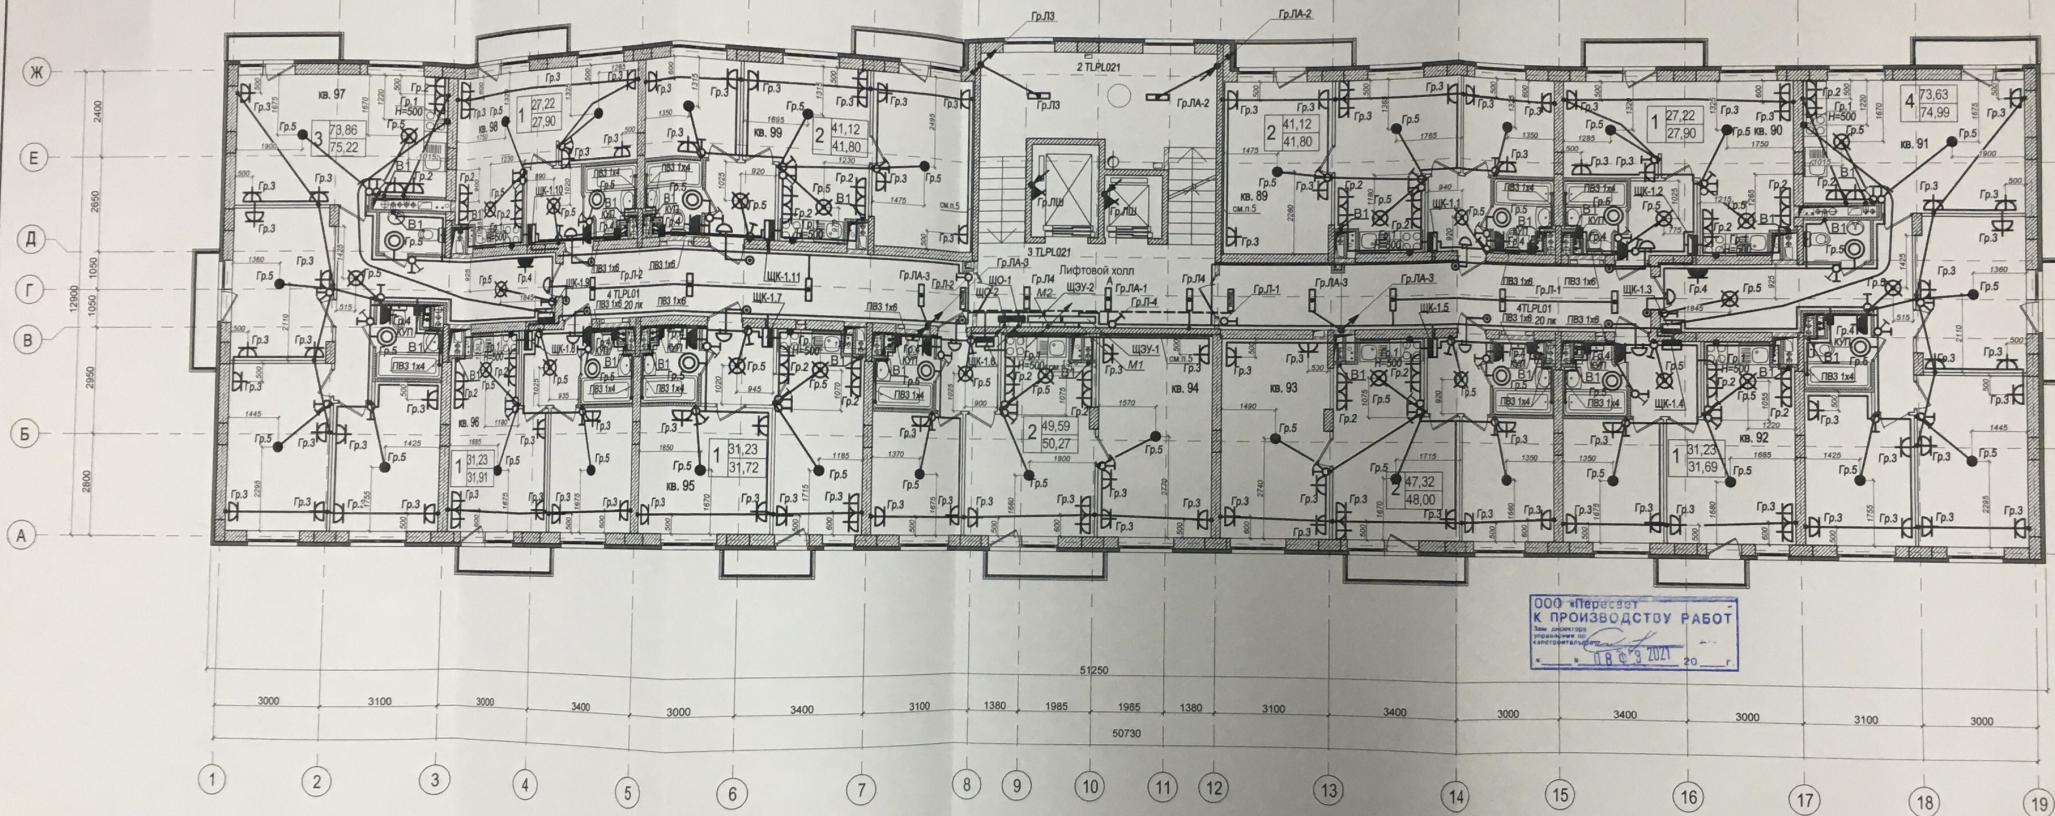

Выключатели в квартирах устанавливаются на высоте 900 мм от уровня пола и на расстоянии 150 мм от дверной коробки, в кухне - 1000 мм от пола. Розетки установить на высоте 300 мм от уровня пола, кроме розеток в кухнях и ванных комнатах (1000 мм от пола).

						23-2018-10-ЗОМ								
1	Ноя					02.21								
Изм	Нач.	Лист	Подп.	Дата										
Разработ.						Жилой дом №10		<table><tr><td>Стадия</td><td>Лист</td><td>Листов</td></tr><tr><td>Р</td><td>21</td><td></td></tr></table>	Стадия	Лист	Листов	Р	21	
Стадия	Лист	Листов												
Р	21													
План 9 этажа Электрооборудование						000 "СЗПроект-Юг"								
Исполн	Личенко													

Инв. N подл.	Подп. и дата	Взаим. инв. N
--------------	--------------	---------------