



План 3 этажа

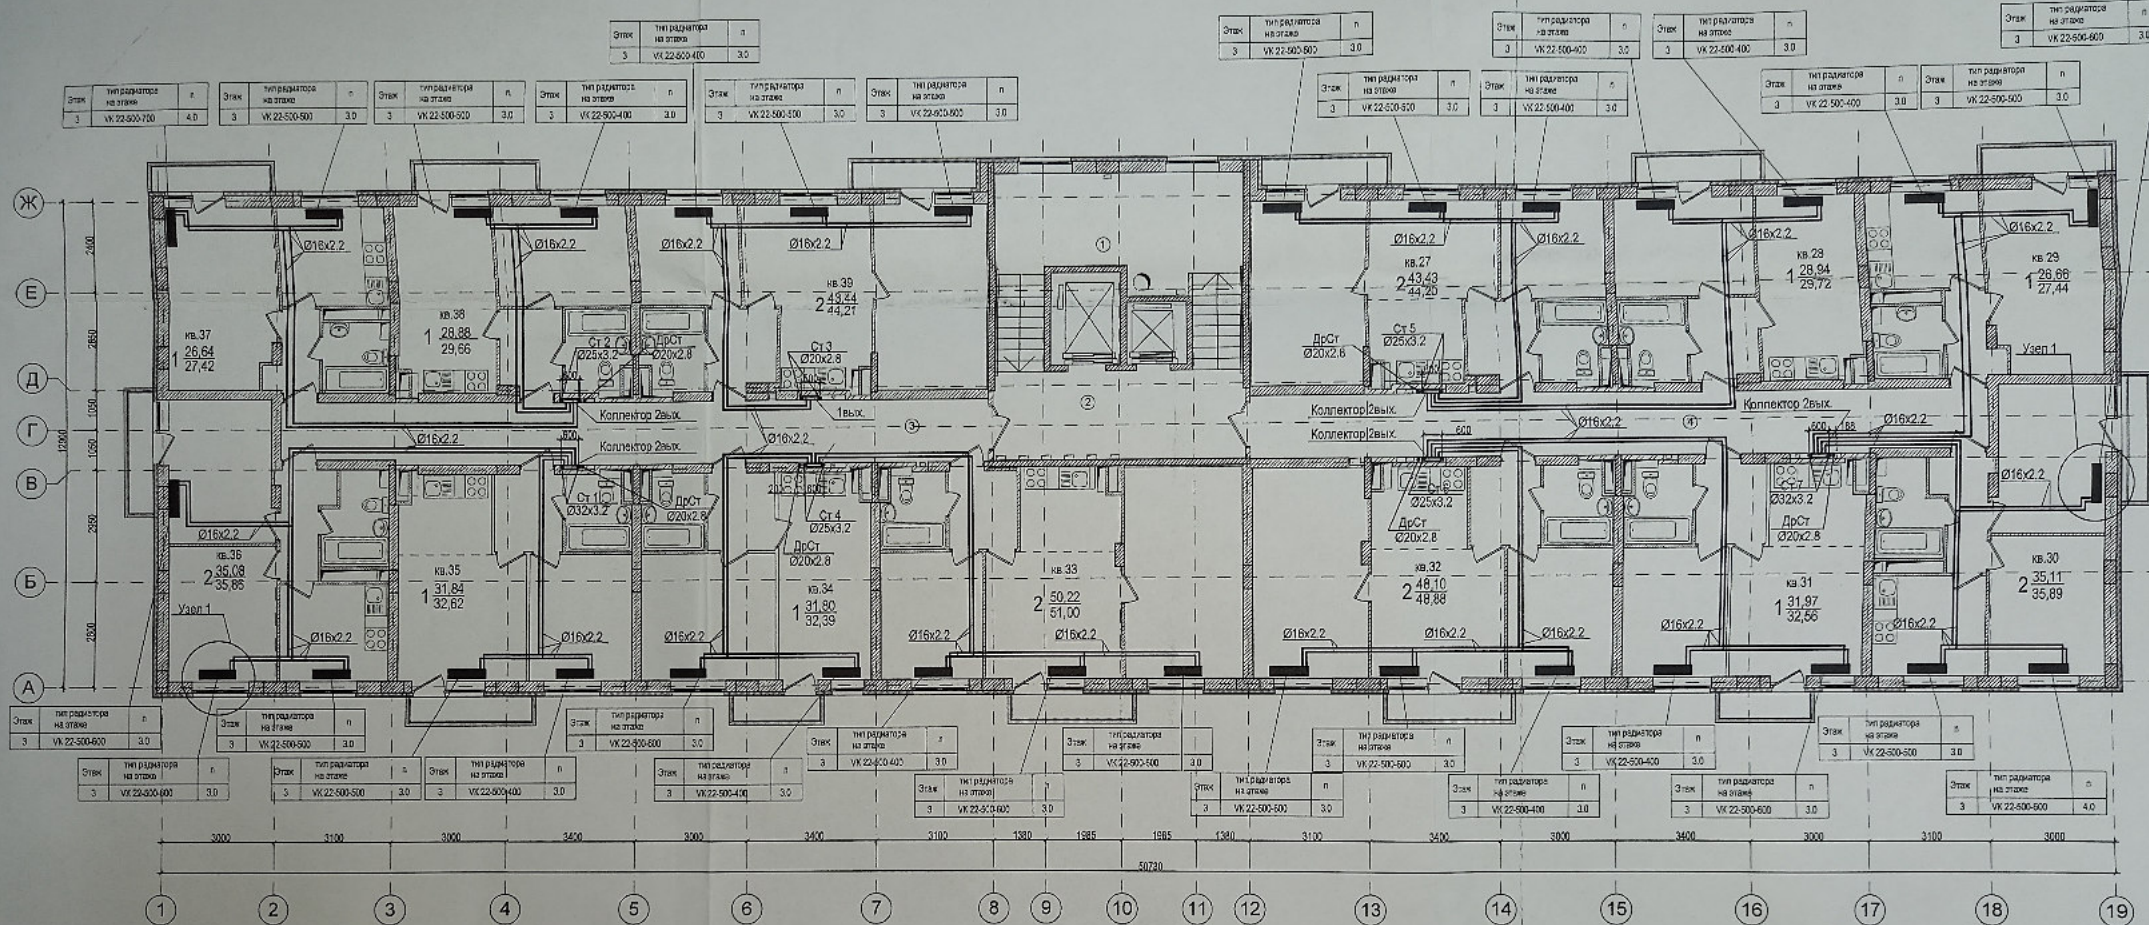

Узел 1

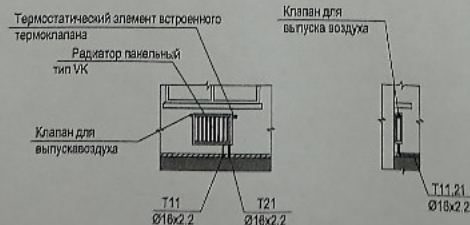

- Примечания
- Общие указания и условные обозначения см. лист "Общие данные".
 - В качестве отопительных приборов приняты стальные радиаторы Вудегис.
 - Магистральные трубопроводы и стояки на лестничных клетках изолировать.
 - Состав теплоизоляции см. общие указания и спецификацию.
 - Длина прибора указана на планах и схемах; л - настройка термостатического вентиля указана на планах и схемах.
 - Количество и марку фитингов уточнить при монтаже.
 - На плане трубопроводы условно отнесены от стен здания.
 - Отметки и привязки трубопроводов уточнить по месту.
 - Радиаторы на лестничной клетке установить на высоте не менее 2,2м.

Данный чертеж является исполнением проекта. Отклонений от проекта по геометрическим параметрам нет. Ответственный за производство работ: Прораб ООО «ТеплоМонтажНаладка» Котляров Н.Ф., Гл. инженер ООО «ТеплоМонтажНаладка» Жемчужнов А.Н.

						23-2018-21-ОВ			
						Многоэтажная жилая застройка на земельном участке по ул. 64-ой Армии, 139 в Кировском районе г. Волгограда (II очередь жилых дома № 21, 22, 23, 24, 25, 26, 27, 28).			
Изм.	Исх.	Лист	Издок	Подп.	Дата				
ГАП		Ливченко			11.21	Внутренние системы отопления, вентиляции Жилой дом № 21	Стадия	Лист	Листов
Разработ.		Пирогов			11.21		Р	20	
						Отопление, План 3-этажа. М1:100.	ООО "СЗ"Пересвет-ЮГ"		
Н.Контр.		Ливченко			11.21				