


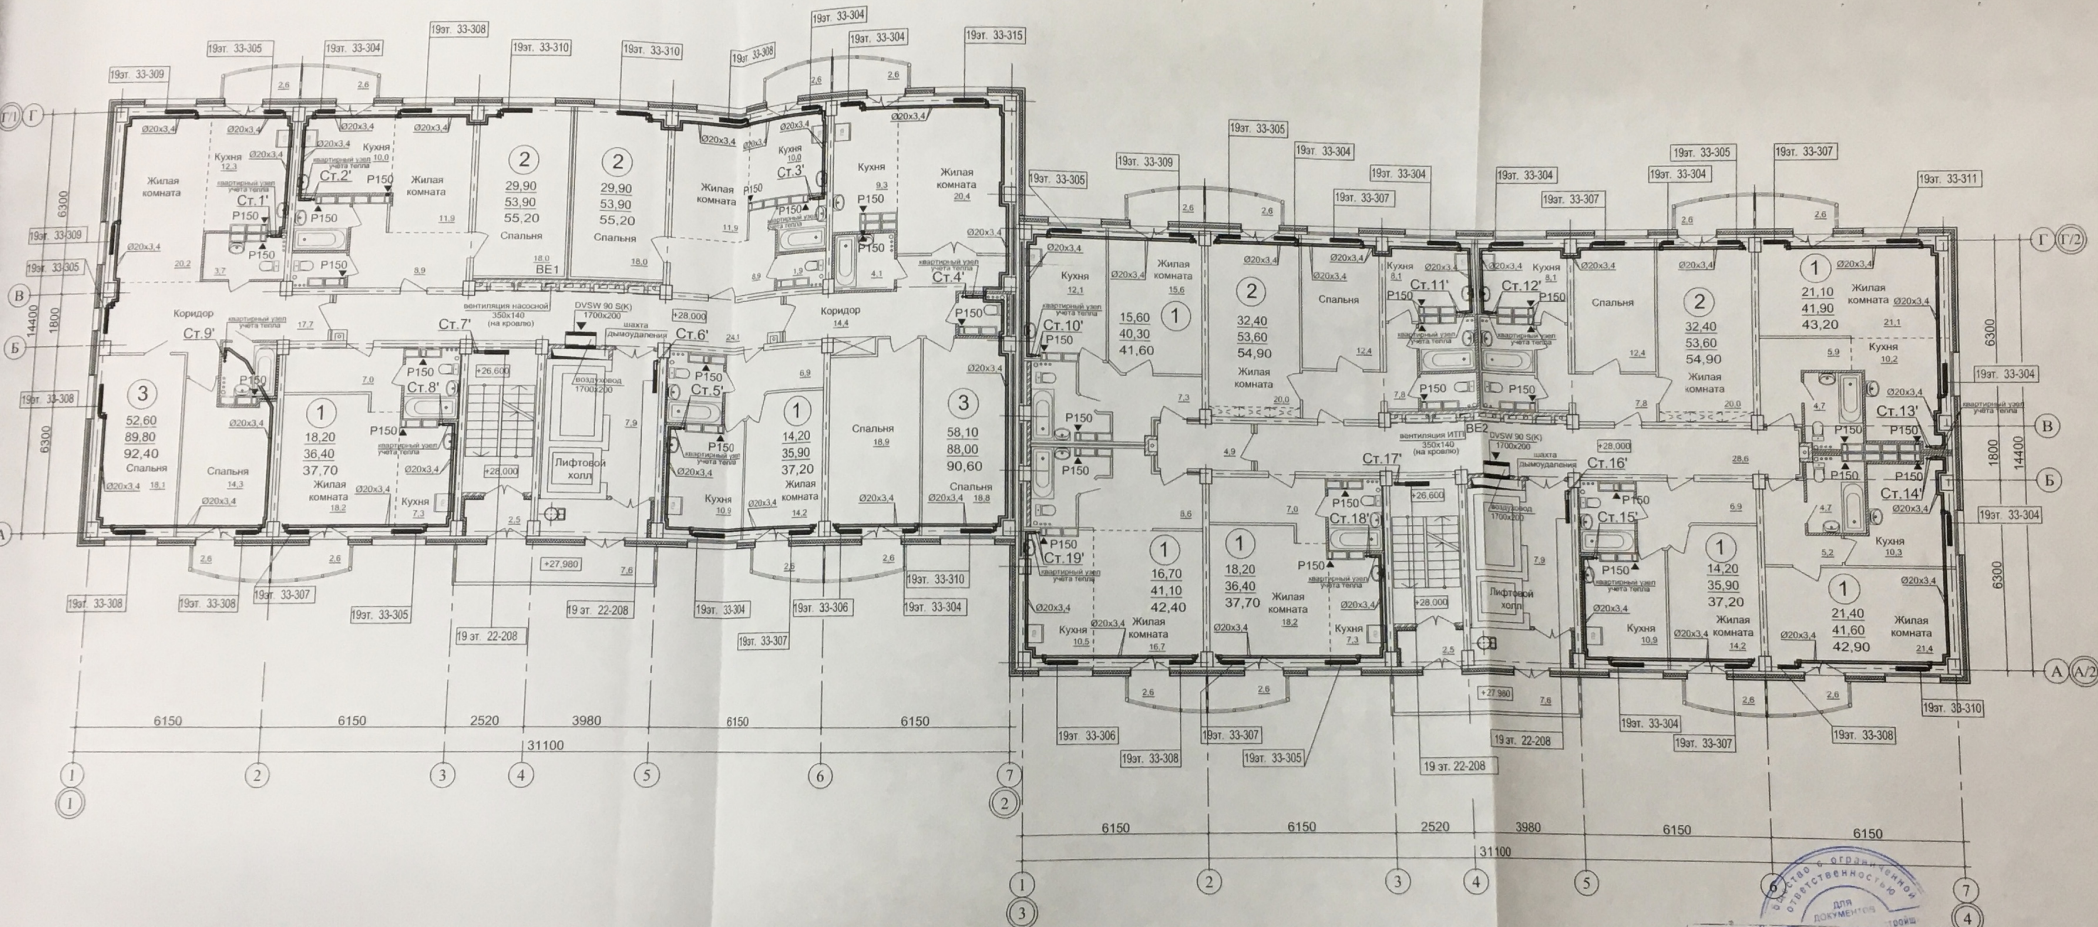

Примечание.

1. Разводка трубопроводов системы отопления квартир предусматривается в конструкции пола.

Данный лист проекта считать  
исполнительной схемой.  
Отклонений от проекта нет.

Прораб

Бруншик А. Ф.

01-2013-3-0В

этажные жилые дома №1,2,3,4 по ул. Фадеев  
в с/п/р Красноармейского района Волгограда.

Изм. Кол.уч. Лист №подл. Подпись Дата

|           |             |       |
|-----------|-------------|-------|
| ГИП       | Молчанова   | 07.16 |
| Разраб.   | Айконовская | 07.16 |
| Разраб.   | Платунова   | 07.16 |
| Разраб.   | Рабушенко   | 07.16 |
| Н. контр. | Ступченко   | 07.16 |

|                  |        |      |                               |
|------------------|--------|------|-------------------------------|
| 1 этап.          | Стадия | Лист | Лист                          |
| Жилой дом №3.    | Р      | 7    |                               |
| План 19-го этажа |        |      | Проектная группа<br>ОАО "ЭЖБ" |