

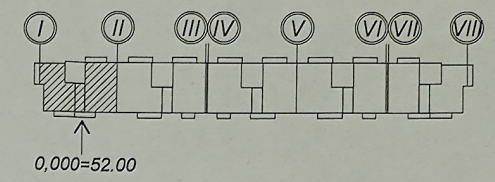


Изна. № подл. Подпись дата Взам. инв. №

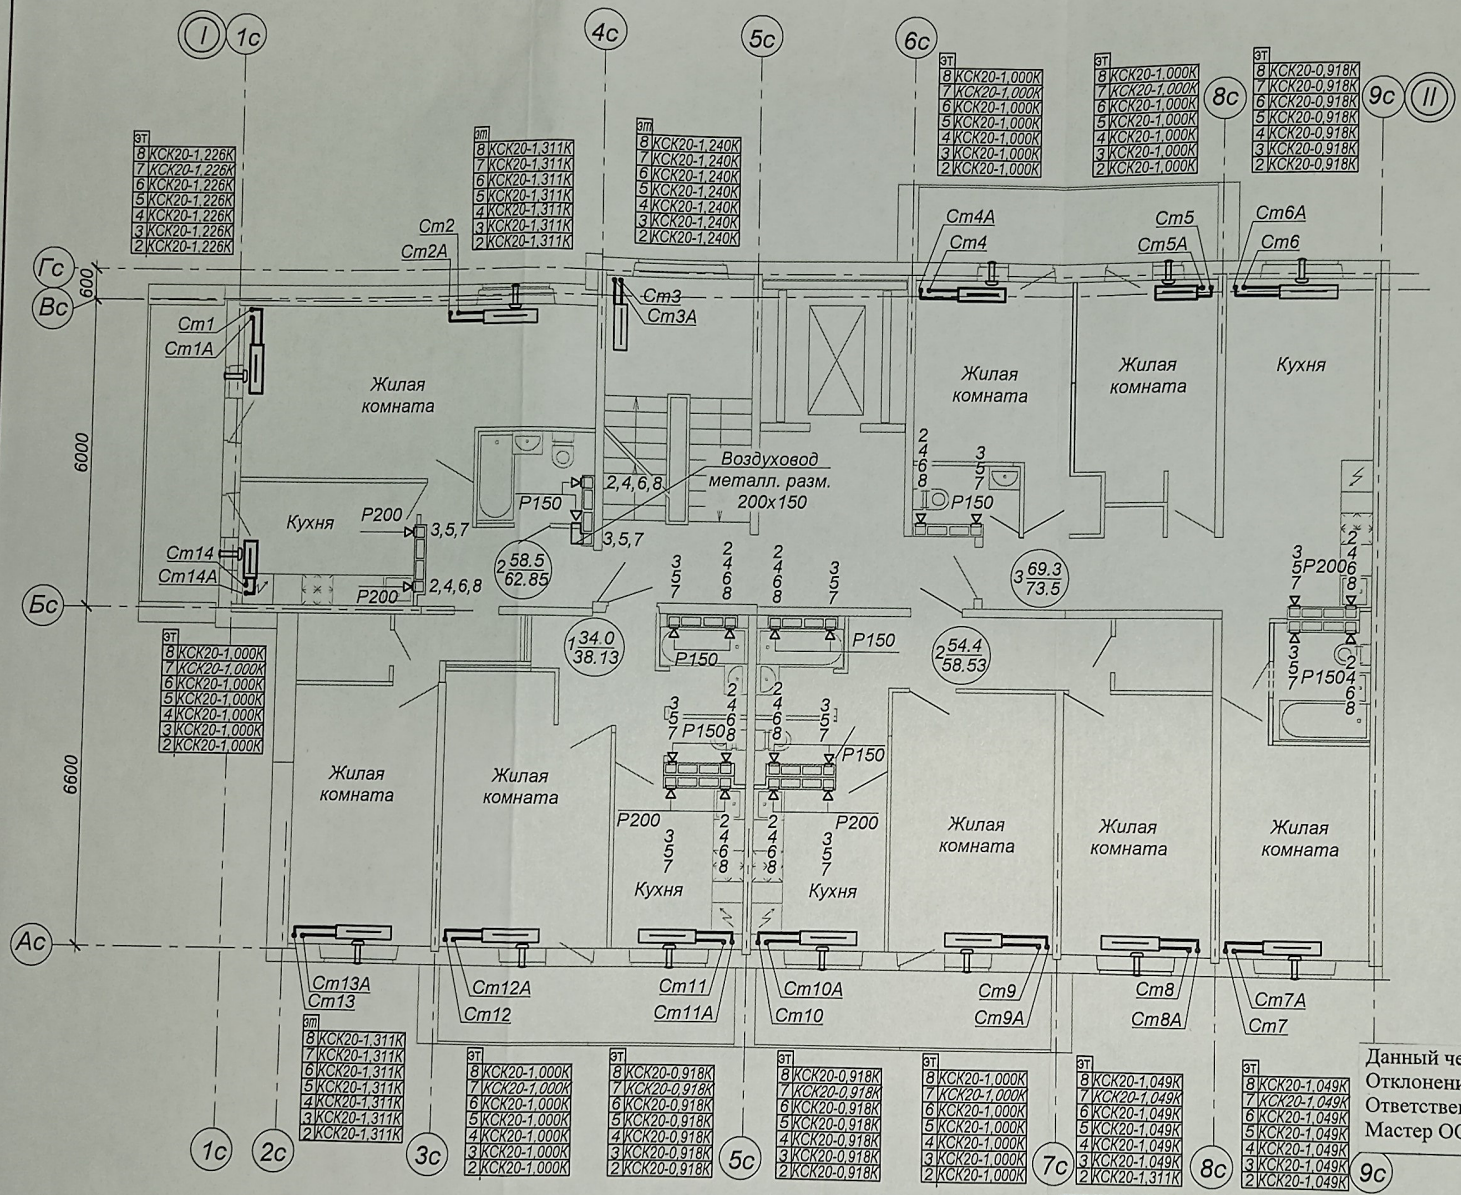

Обвязка прибора отопления на лестничной клетке

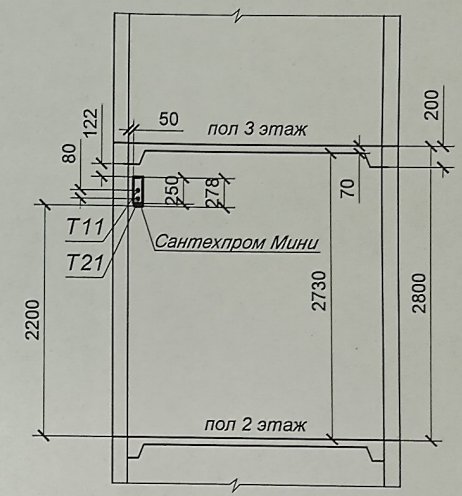

Условные обозначения

Т - стеновой вентиляционный приточный клапан

Данный чертеж является исполнительным.
Отклонений от проекта по геометрическим параметрам нет.
Ответственный за производство работ:
Мастер ООО «ТеплоГазМонтаж» Бирюков М.А.

Примечание:

1. Обвязку стенового вентиляционного приточного клапана (над радиатором под окном) см. лист 5.
2. Обвязку прибора отопления в квартирах см. лист 25, 26.
3. Место расположения регулирующих решеток рассматривать совместно с КЖ-362 Ал.6 лист 135, 136, 137, а так же по месту, с точным установлением места нахождения канал спутника каждого этажа.

						23-2018-17-ОВ		
						Многоэтажная жилая застройка на земельном участке по ул. 64-ой Армии, 139 в Кировском районе г. Волгограда		
						(1 очередь строительства - жилые дома №17,18,19)		
						1 этап строительства жилого дома №17		
						Жилой дом №17	Стадия	Лист
						Отопление и вентиляция выше 0,000	Р	6
						ООО		
						Специализированный		
						Застройщик «Пересвет-Юг»		
Изм	Кол.	Лист	№ док	Подпись	Дата			
Гл. арх.		Ливченко						
Разраб.		Иванников			12.23			
Н.контр.		Иванников			12.23			