


План 6 этажа

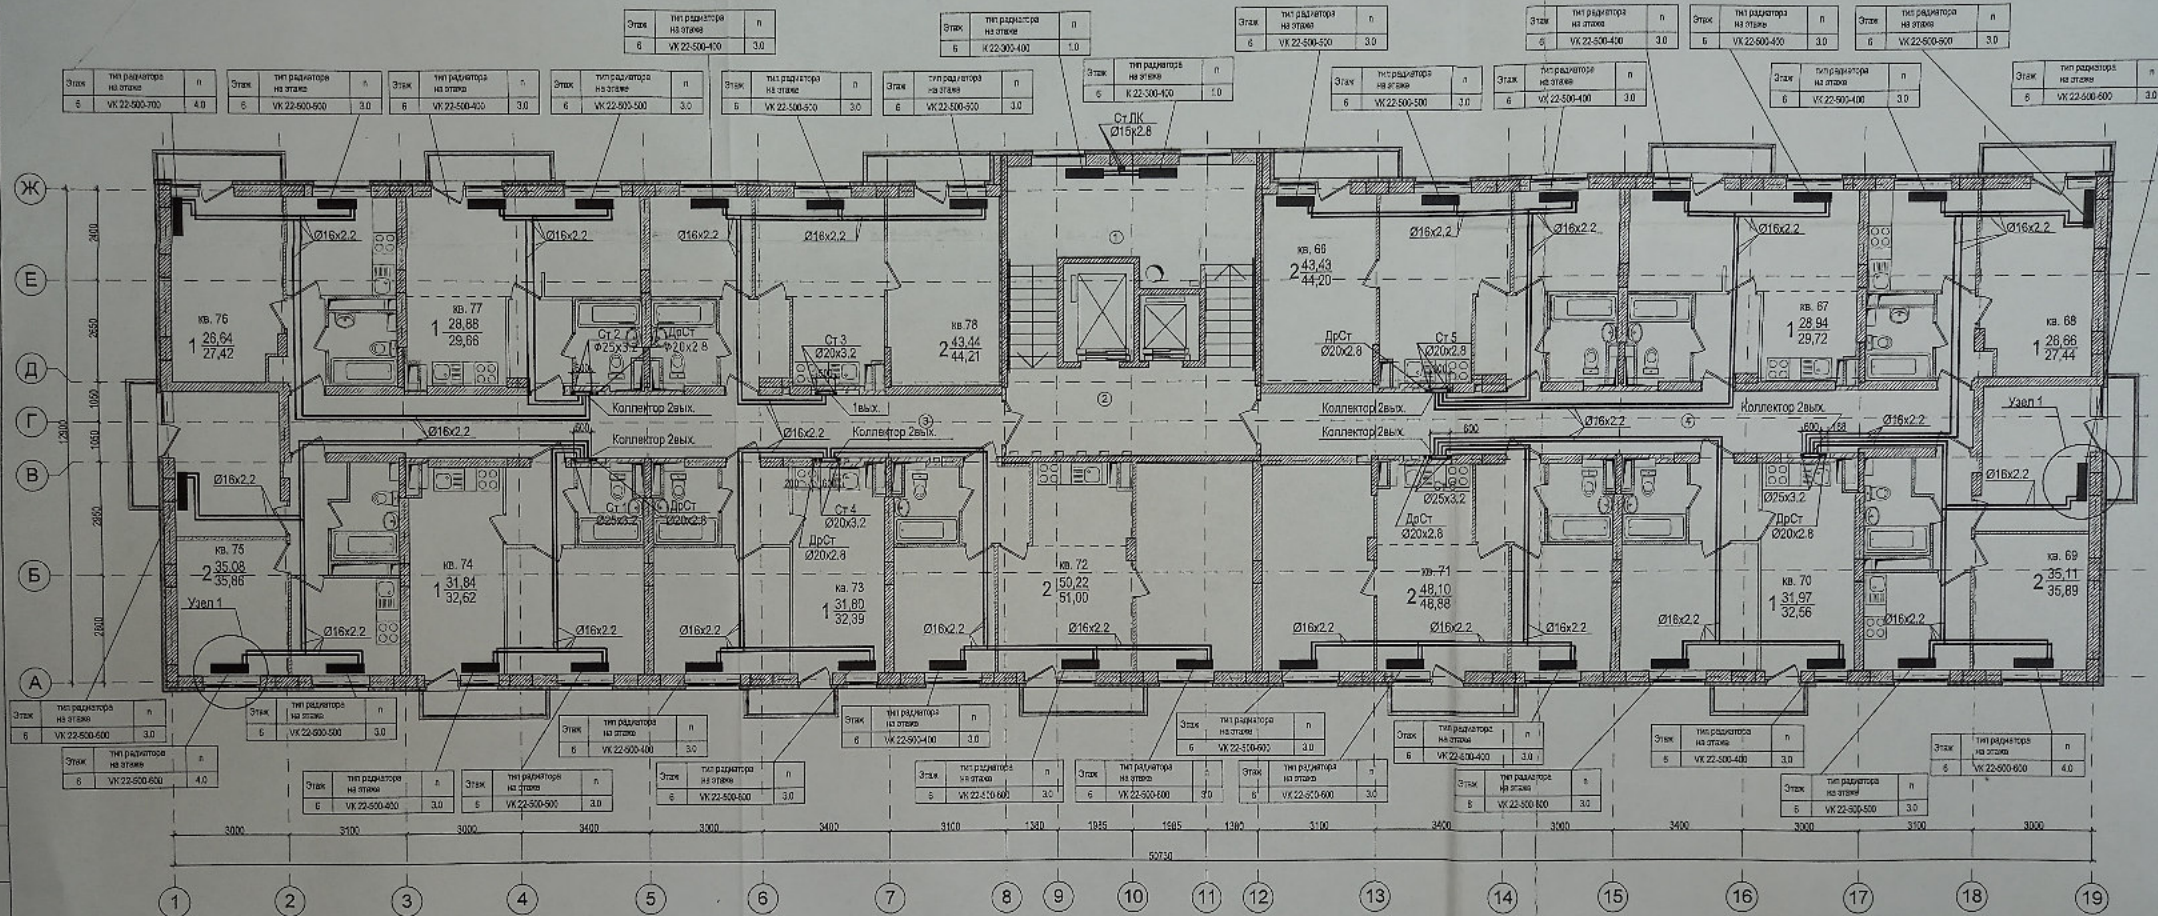

Узөл 1

Термостатический элемент встроенного
термостатического радиатора

Клапан для выпуска воздуха

T11 Ø18x2.2

T2 Ø18x2.2

Клапан для
выпуска воздуха

U11.21
Ø16x2.2

Данный чертеж является исполнением проекта по геометрическим параметрам нет.
Отклоненный за производство работ.
Прораб ООО «ТеплоМонтажНаладка»  Котляров Н.Ф.
Гл. инженер ООО «ТеплоМонтажНаладка»  Кучуков А.Н.

23-2018-21-OB

Многоэтажная жилая застройка на земельном участке по ул. 64-ой
Армии, 139 в Кировском районе г. Волгограда
(II очередь жилые дома № 21,22,23,24,25,26,27,28).

Внутренние системы отопления, вентиляции Жилой дом № 21	Стадия	Лист	Листов
	Р	23	

Отопленню.
План 6- этажа. М1:100.

ООО
"СЗ"Пересвет-ЮГ"

Изм.	Ивуч.	Лист	Подок.	Подп.	Дат.
ГАП	Ливченко				11.2
Разработ.	Пирогов				11.2
И Контр.	Ливченко				11.2

Примечания

1. Общие указания и условные обозначения см. лист "Общие данные".
2. В качестве отопительных приборов приняты стальные радиаторы Вуда.
3. Магистральные трубопроводы и стояки на лестничных клетках изолированы.
4. Состав теплоизоляции см. общие указания и спецификацию.
5. Длина прибора указана на планах и схемах. п - настройка термостатических схем.
6. Количество и марку фитингов уточнить при монтаже.
7. На плане трубопроводов условно отнесены от стен здания.
8. Отметки и привязки трубопроводов уточнить по месту.
9. Радиаторы на лестничной клетке установить на высоте не менее 2,2 м.