


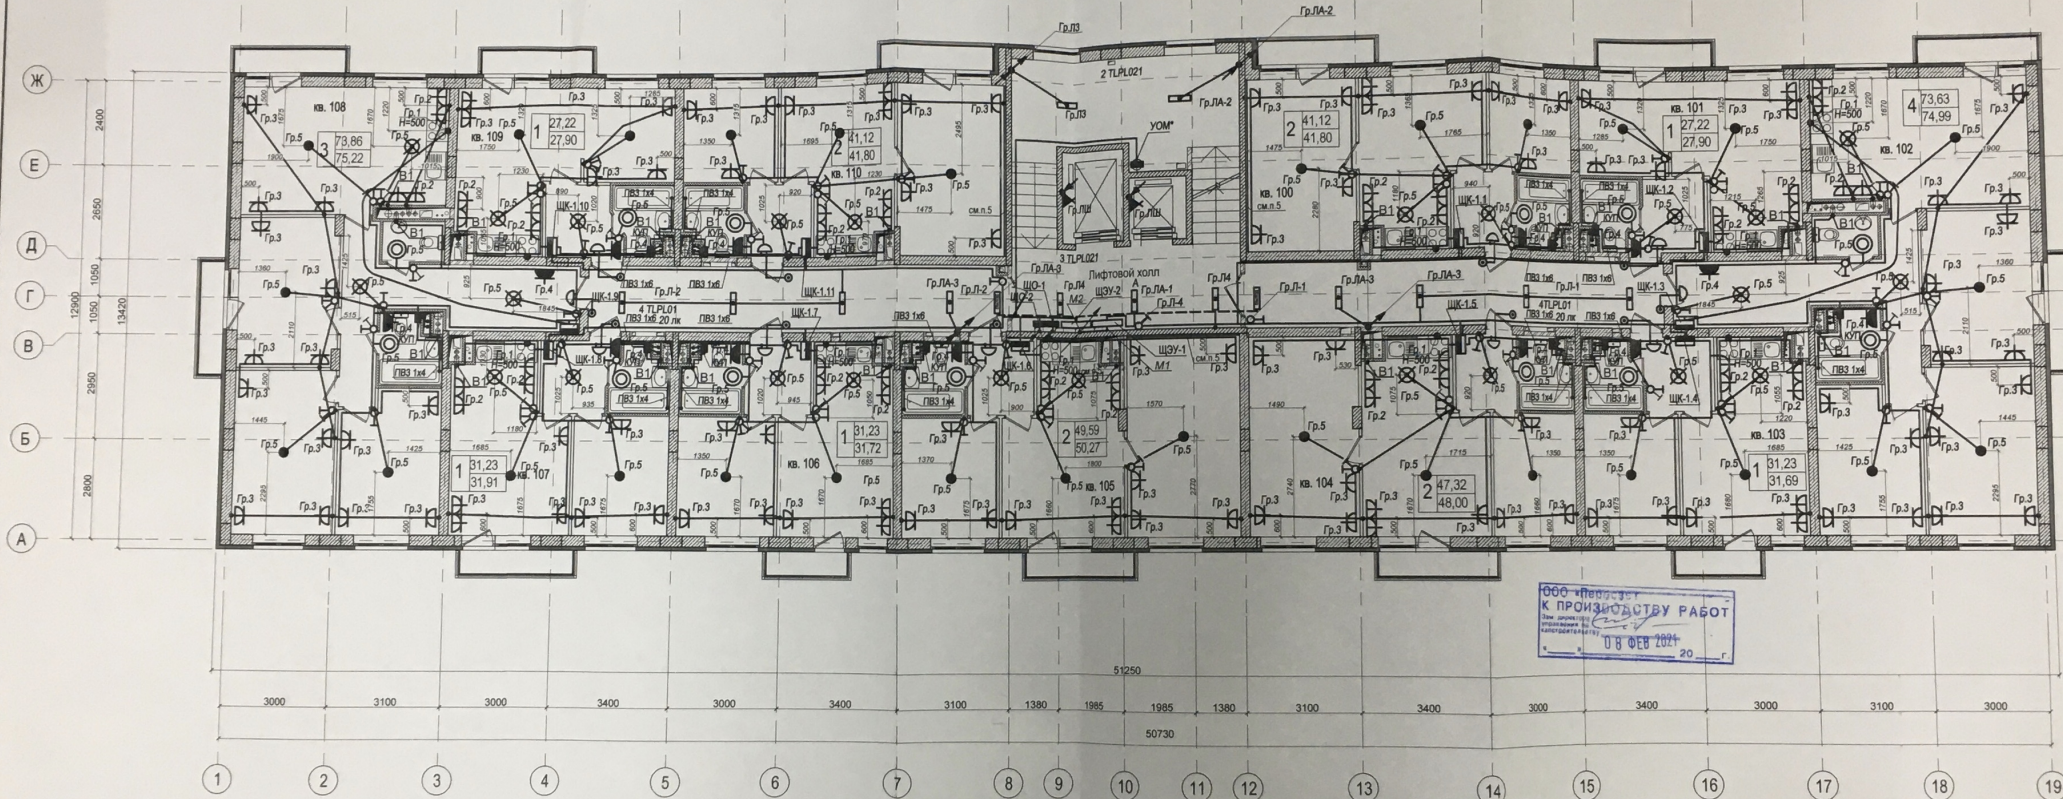

600-й проект
к производству работ
08 Фев 2021

Взам инв Н
Подл и дата
Име Н подл

Выключатели в квартирах устанавливаются на высоте 900 мм от уровня пола и на расстоянии 150 мм от дверной коробки, в кухне - 1000 мм от пола. Розетки установить на высоте 300 мм от уровня пола, кроме розеток в кухнях и ванных комнатах (1000 мм от пола).

				23-2018-10-ЭОМ		
				«Многоэтажная жилая застройка на земельном участке по ул. 64-ой Армии, 141 в Кировском районе г. Волгограда (IV очередь) жилые дома № 9, 10, 19, 20)»		
				Жилой дом №10		
				План 10 этажа. Электрооборудование		
				ООО "СЗ"Пересвет-Юг"		
1	Нов	02.21		Стадия	Лист	Листов
Име	Нач	Лист	Надос	Подп.	Дата	
Разработ.	Андреев			Р	22	
Ливченко						