



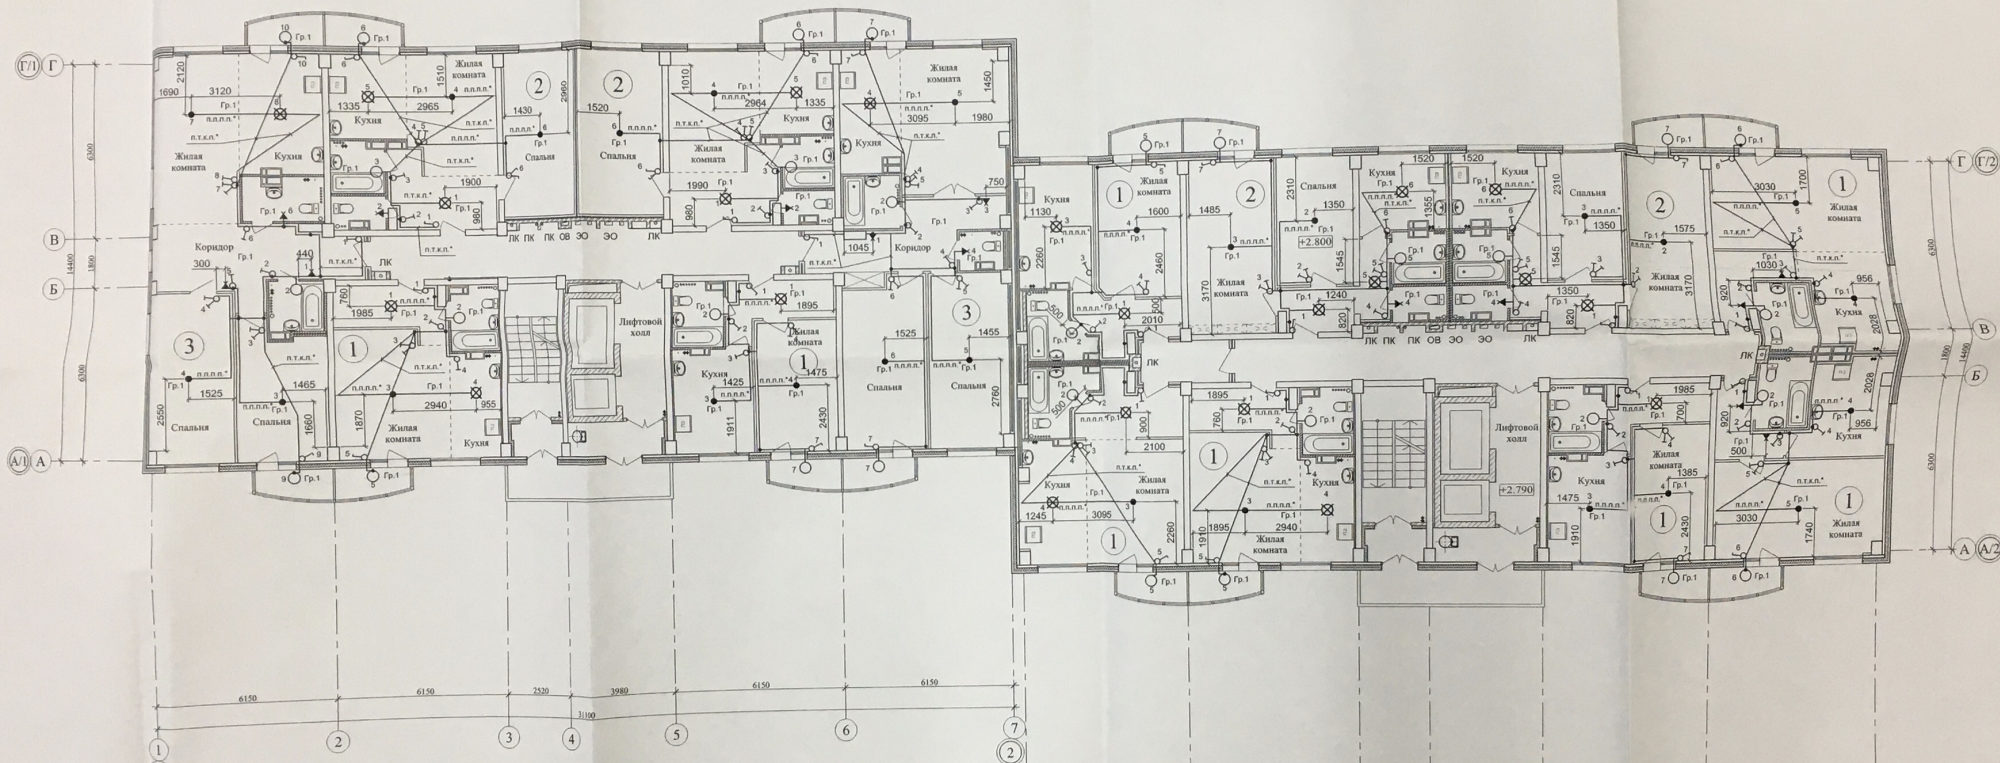


Схема электрическая однолинейная
электроснабжения квартиры

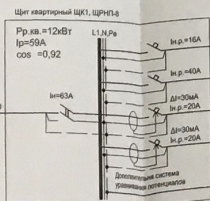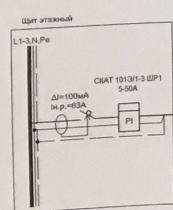

Gr. 1	Освещение	ВВГнг-LS 3x1,5
Gr. 2	Электророзетки	ВВГнг-LS 3x6
Gr. 3	Штепсельные розетки, жилых комнат	ВВГнг-LS 3x2,5
Gr. 4	Штепсельные розетки санузлов, коридоров, кухни	ВВГнг-LS 3x2,5
		ВВГнг-LS 1x4

Условные обозначения

п.п.п.п.* - прокладка в пустотах плит перекрытия
п.т.п.п.* - прокладка в трубе конструкции пола

К производству работ
Начальник
ОКР

01-2013-2-ЭО

Многоэтажные жилые дома №1, 2, 3, 4 по ул. Фадеева
в 603 мкр Красноармейского района Волгограда

1 этап
Жилой дом № 2

План осветительной сети
2-9 этажа

Стадия	Лист	Листов
Р	8	

